


MĚŘÍTKO: 1:50	PROJEKTANT: FRUBAŠ	PROJEKTOVATEL: ING. J. KUNCL	STAVBA: P	DATA VÝKRESU: 05/14
FIRMA: "KURÁŠ" TEPLICE IČO 10451218	NÁZEV AKCE: STAVEBNÍ ÚPRAVY V BYTĚ Č. 627 OPAVSKÁ ULICE ČP. 2614	OBSAH VÝKRESU: STÁVAJÍCÍ STAV	MÍSTO: TEPLICE	POŘ. Č. VÝKRESU: 3
			INVESTOR: SBD MİR TEPLICE	

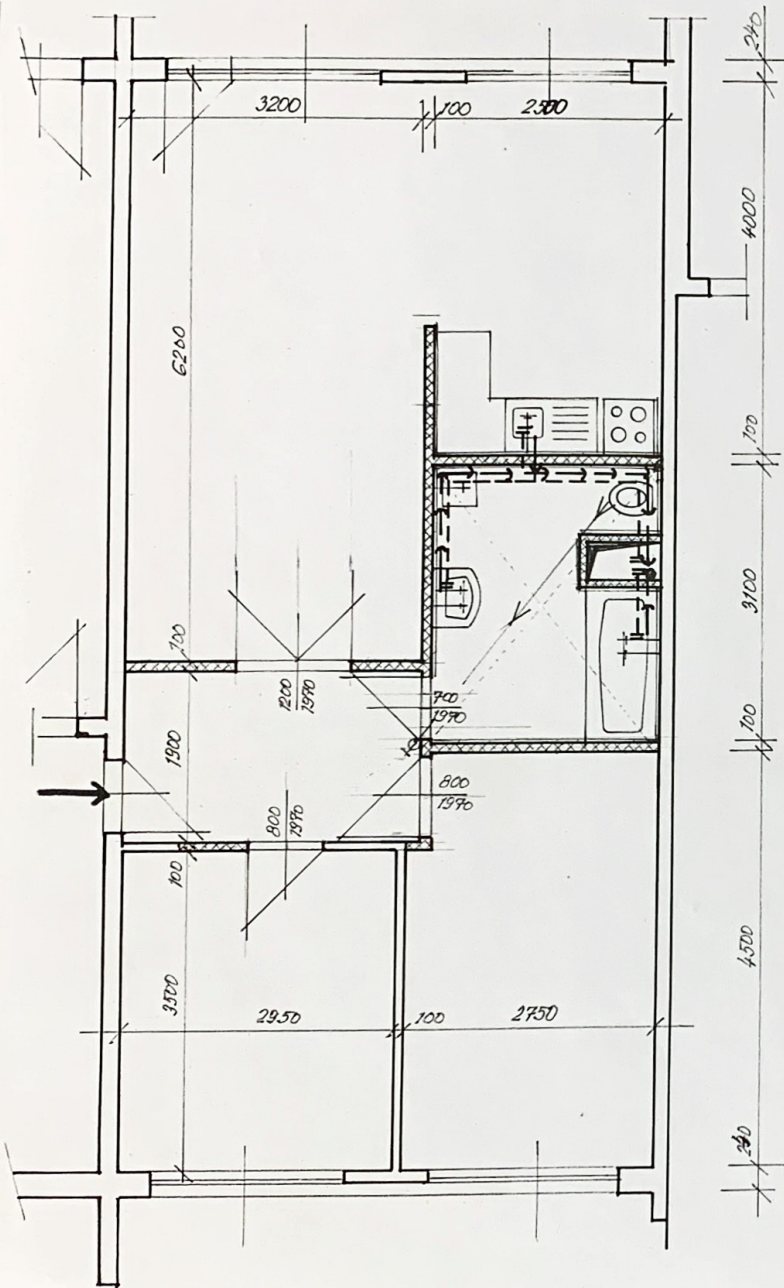

LEGENDA:

- NOVÝ ROZVOD VODY PVC
- NOVÝ ROZVOD KANALIZACE PVC
- PŘÍČKY VTDNIG P2-500
- SNÍŽENÝ STROP, SÁDROKARTONOVÝ PODHLED
- NOVÝ ROZVOD ELEKTRO




MĚŘITKO: 7:50	PROJEKTANT		SKUPINA DSJP	DATA VYMĚT 05/14
	KOORDINÁTOR	ING. J. KUNCL	POČET FORM.	POR. Č. VÝKRU 2
FIRMA "KURÁŠ" TEPLICE IČO 10451218	NÁZEV AKCE STAVEBNÍ ÚPRAVY V BYTĚ Č. 527 DRAVSKÁ ULICE ČP. 2674 OBSAH VÝKRESU	MÍSTO TEPLICE		INVESTOR SBD M/R TEPLICE
PŮDORYS ÚPRAV				